


PLANTA BAIXA
ESCALA 1:100
PROJETO ELÉTRICO

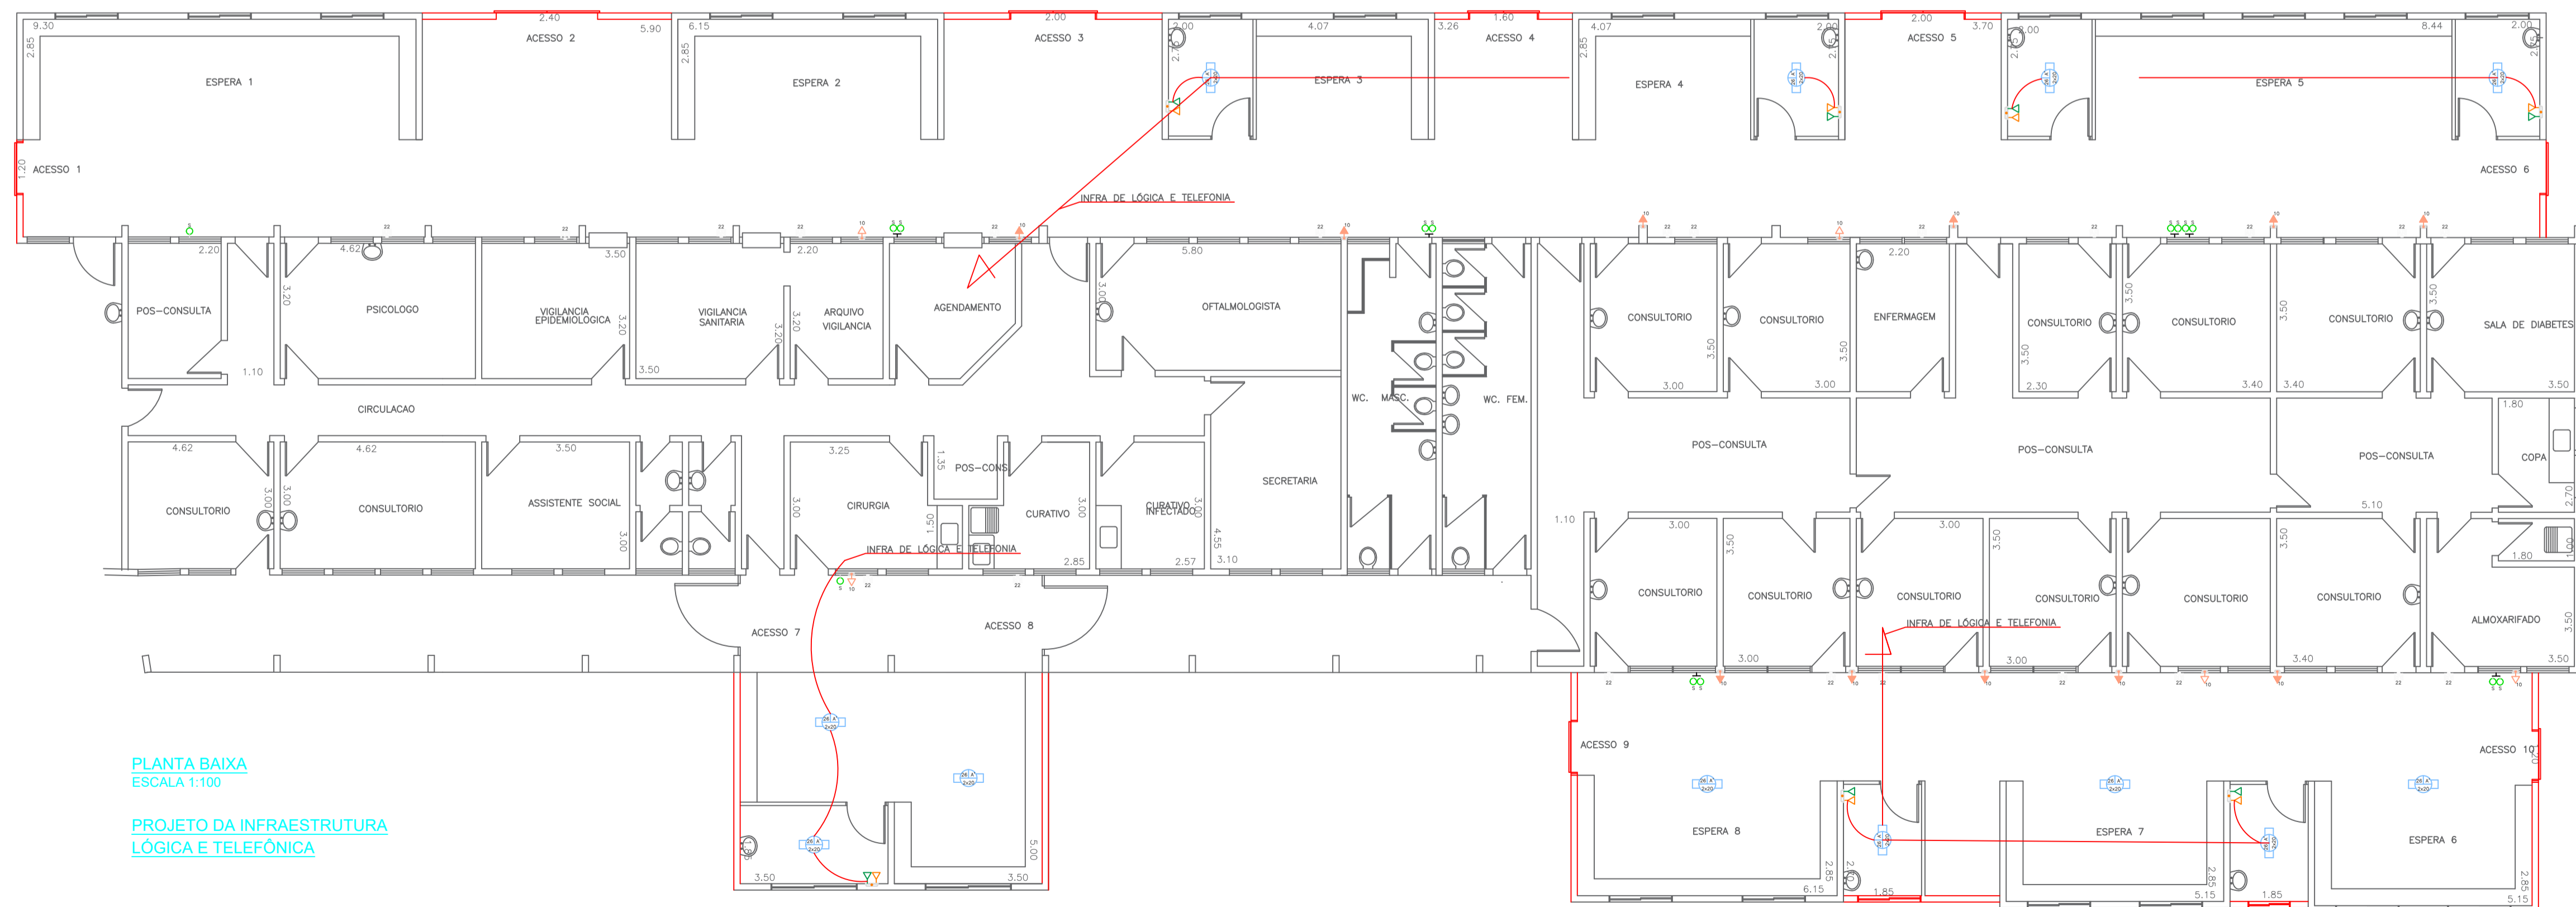

PLANTA BAIXA
ESCALA 1:100
PROJETO DA INFRAESTRUTURA
LÓGICA E TELEFÔNICA

PREFEITURA MUNICIPAL DE BEBEDOURO

LUÇAS GIBIN SEREN
PREFEITO MUNICIPAL
CPF:223.887.428-38
DIRETOR DO DEP. MUNICIPAL DE OBRAS

LEONARDO MIGUEL ORNELAS R. T. DE CARVALHO
CREA: 507007630-7
ART:
SUBDIRETOR DO DEP. MUNICIPAL DE OBRAS

JOSÉ PAULO A. ROSSANEZI
CREA: 0685025910
ART:

PREFEITURA MUNICIPAL DE BEBEDOURO

CLIENTE : ARE – Ambulatório de Referência de Especialidades
TÍTULO : DETALHAMENTO ELÉTRICO E LÓGICO
LOCAL : Avenida Raul Furquim, n.º 2010 - Jardim Marajá
Bebedouro - SP.

DATA	NOME
DES. 18/09/2023	L.C.O
REV. 30/10/2023	L.C.O
APR.	
ESCALA	PESO
IND.	kg
CAD	
DESENHO Nº	06